


Uložení sítí O2 do chrániček
viz. technická zpráva

⊗ Sloup bezpaticový 8m
propojení televize s příslušenstvím
tvořeno PK 70x110


----- Nový kabel CYKY 4Bx10
----- Stávající kabel AYKA 4Bx10

Sít - 3PEN str. 50Hz, TN-C-S 230/400V
OPŮEP dle ČSN 332000-4-41 ed.2 -
Prostředky základní ochrany - kryty, polohou, izolací
Ochrana při poruše - automatickým odpojením od zdroje

| | | | | |
|------------------------------|--|--------|------------|--|
| Navrhl | Vypracoval | Ověřil | Vedoucí | ELMONT.DPU s.r.o. projektování elektrických zařízení |
| J. Vašíček | J. Vašíček | | P. Urbanec | Starý Dvůr 38 538 43 Třemošnice |
| Investor | Město Třemošnice | | | Stupeň JP Dat.12/13 |
| Místo akce | Třemošnice, kraj Pardubický | | | Zak. číslo 3007 |
| Stavba | Osvětlení parkoviště ul. Brigádnická, Třemošnice | | | Měřítko 1:250 |
| SITUACE - navržené řešení VO | | | | Číslo výkresu E2.1 |

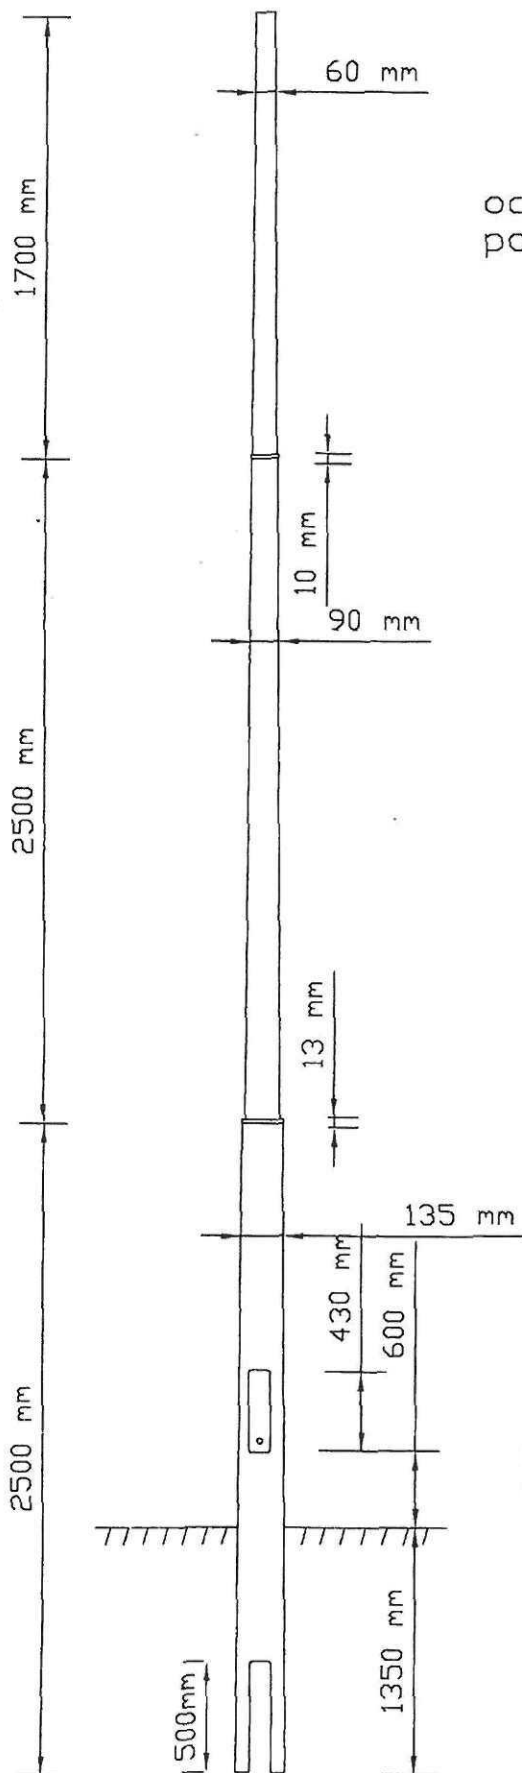

ocelový sloup veřejného osvětlení
pouze žárově zinkováno

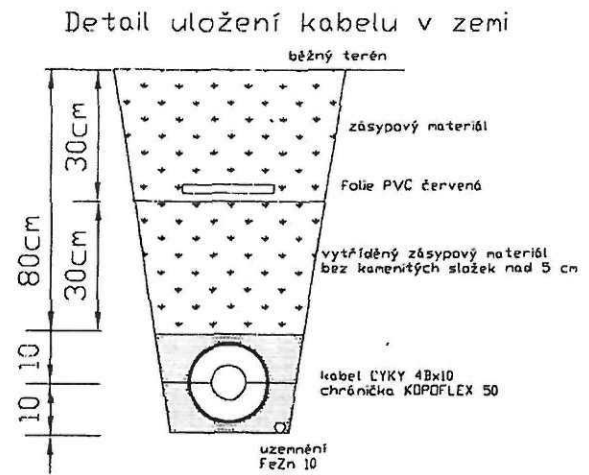

Sít - 3PEN str. 50Hz, TN-C-S 230/400V
OPÚEP dle ČSN 332000-4-41 ed.2 -
Prostředky základní ochrany - kryty, polohou, izolací
Ochrana při poruše - automatickým odpojením od zdroje

| Navrhl | Vypracoval | Ověřil | Vedoucí | ELMONT.DPU s.r.o. |
|-------------------------|--|--------|------------|---------------------------------------|
| J.Vašíček | J.Vašíček | | P. Urbanec | projektování elektrických zařízení |
| Investor | Město Třemošnice | | | Starý Dvůr 38 538 43 Třemošnice |
| Místo akce | Třemošnice, kraj Pardubický | | | |
| Stavba | Osvětlení parkoviště ul. Brigádnická, Třemošnice | | | Stupeň JP Dat. 12/13 |
| | | | | Zak. číslo |
| | | | | Měřítko |
| | | | | Číslo výkresu |
| Uložení sloupu a kabelu | | | | E2.2 |